


INSTALACJA WODY ZIMNEJ I CIEPŁEJ
INSTALACJA KANALIZACJI SANITARNEJ
INSTALACJA WENTYLACJI
SKALA 1 : 50
PARTER

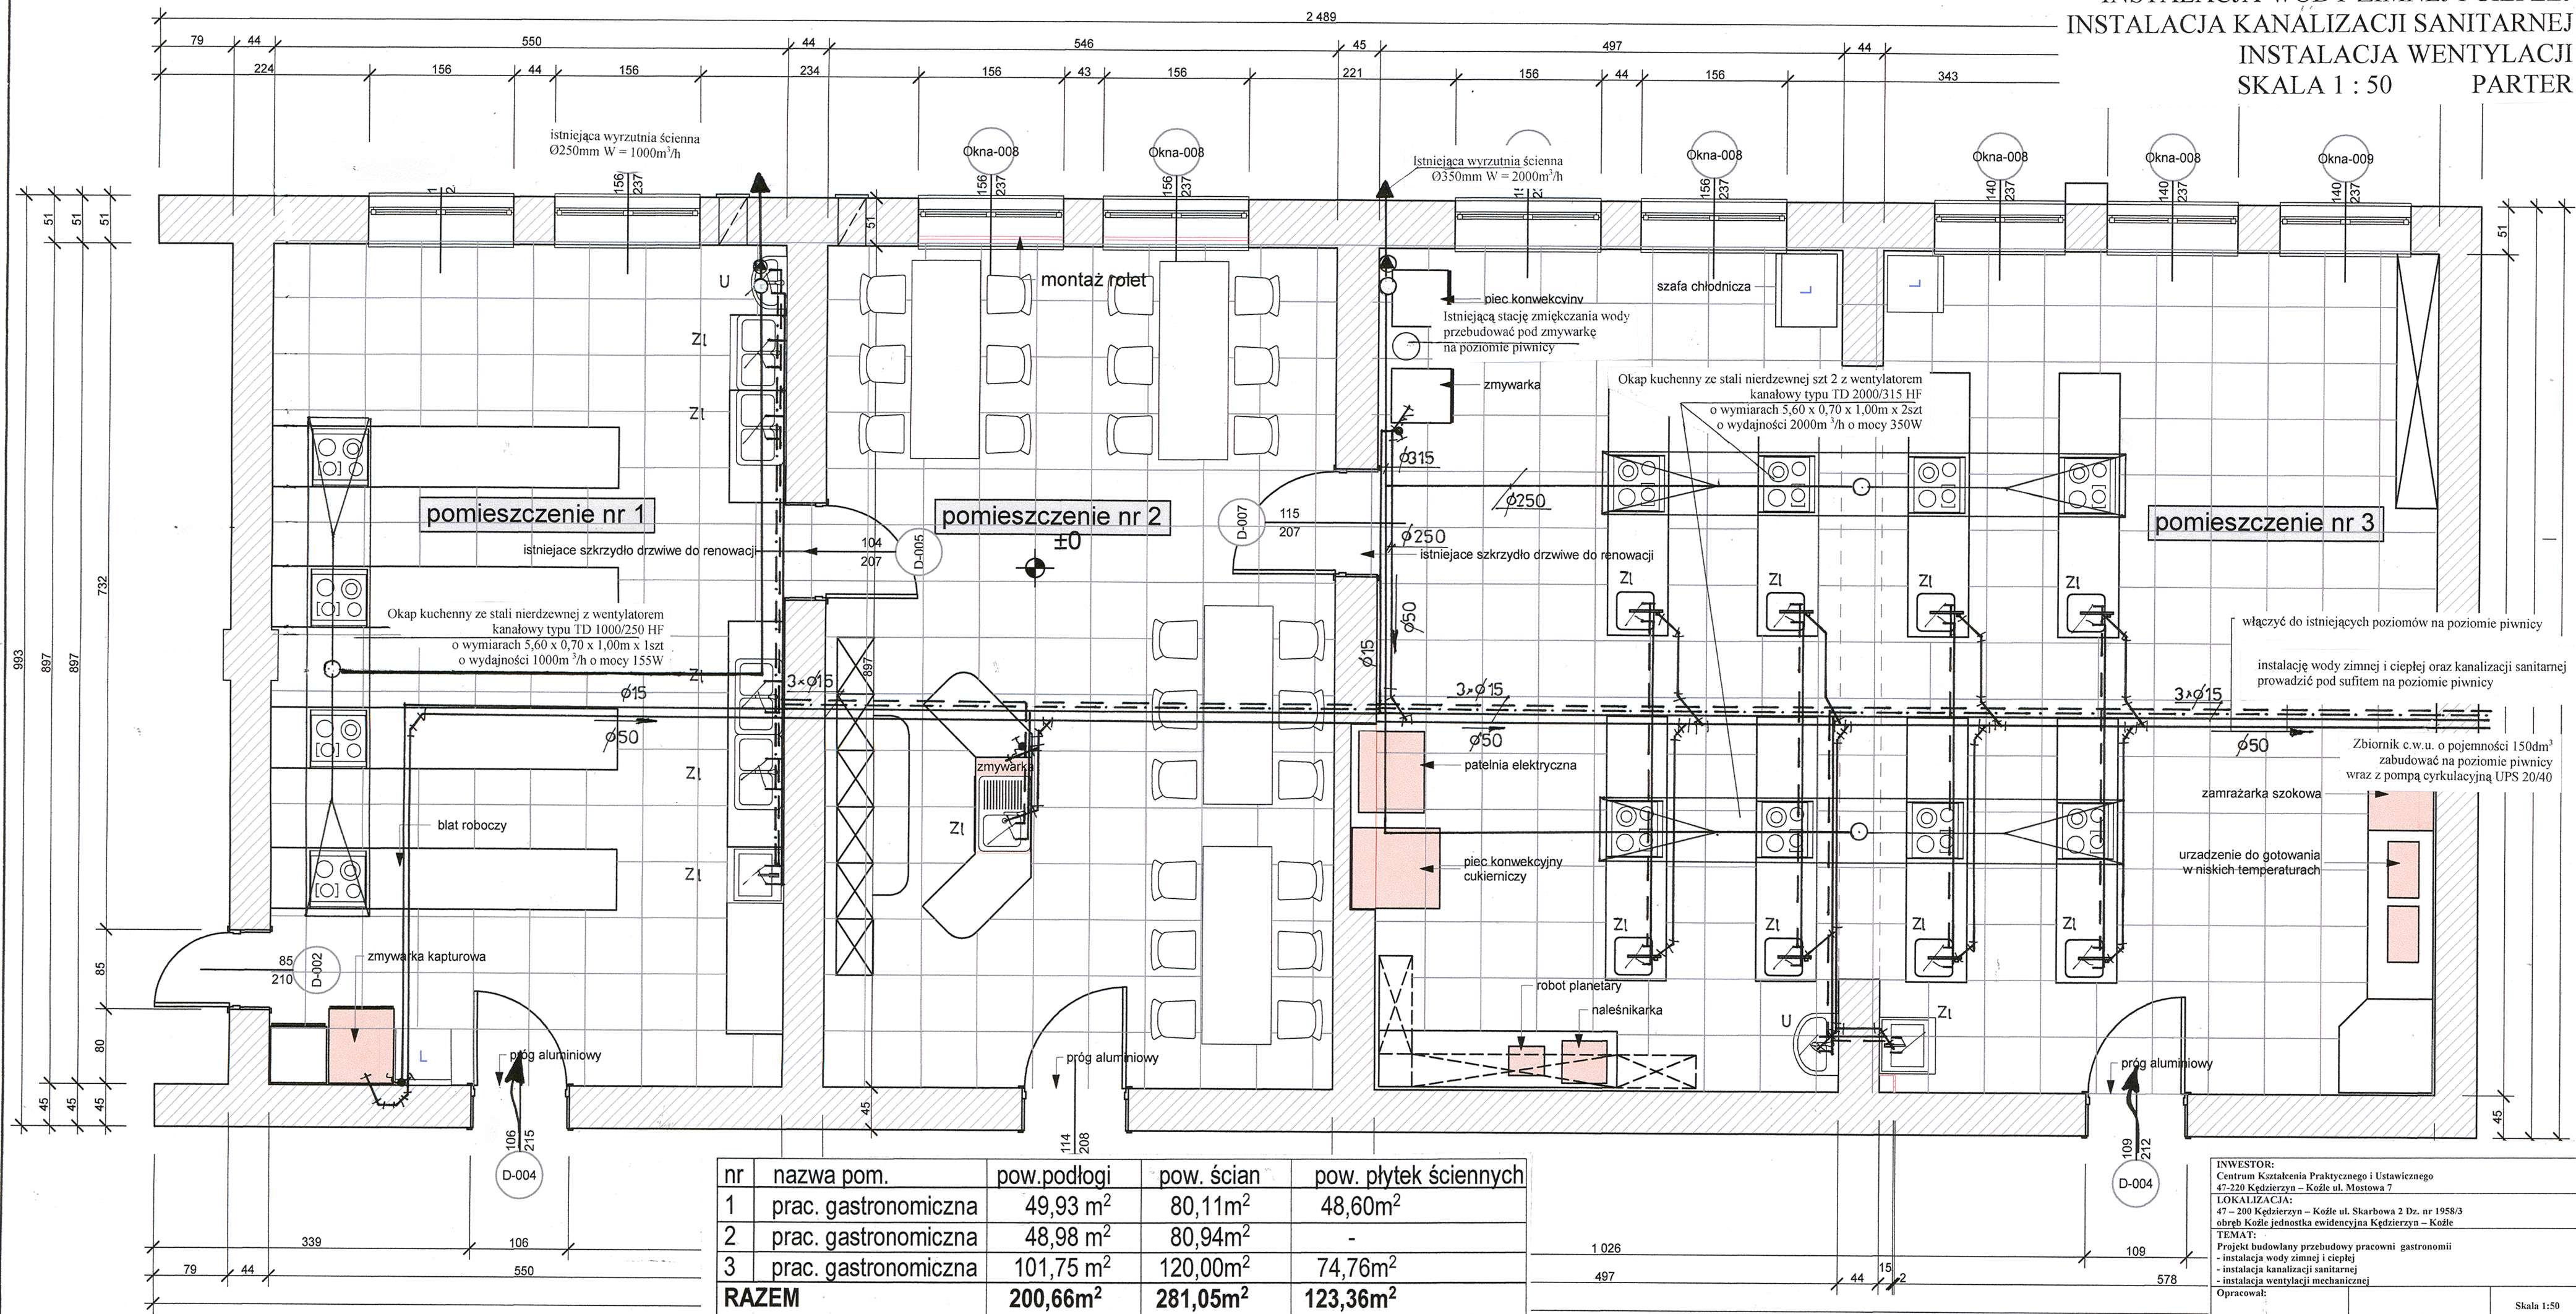

nr	nazwa pom.	pow. podłogi	pow. ścian	pow. płytek ściennych
1	prac. gastronomiczna	49,93 m ²	80,11m ²	48,60m ²
2	prac. gastronomiczna	48,98 m ²	80,94m ²	-
3	prac. gastronomiczna	101,75 m ²	120,00m ²	74,76m ²
RAZEM		200,66m ²	281,05m ²	123,36m ²

INWESTOR: Centrum Kształcenia Praktycznego i Ustawicznego 47-220 Kędzierzyn – Koźle ul. Mostowa 7	
LOKALIZACJA: 47 – 200 Kędzierzyn – Koźle ul. Skarbowa 2 Dz. nr 1958/3 obręb Koźle jednostka ewidencyjna Kędzierzyn – Koźle	
TEMAT: Projekt budowlany przebudowy pracowni gastronomicznej - instalacja wody zimnej i ciepłej - instalacja kanalizacji sanitarnej - instalacja wentylacji mechanicznej	
Opracował:	Skala 1:50
Projektant:	04.02.2016
Nr rys. 1	